



MEZIPATRO NAD KOVODÍLNOU

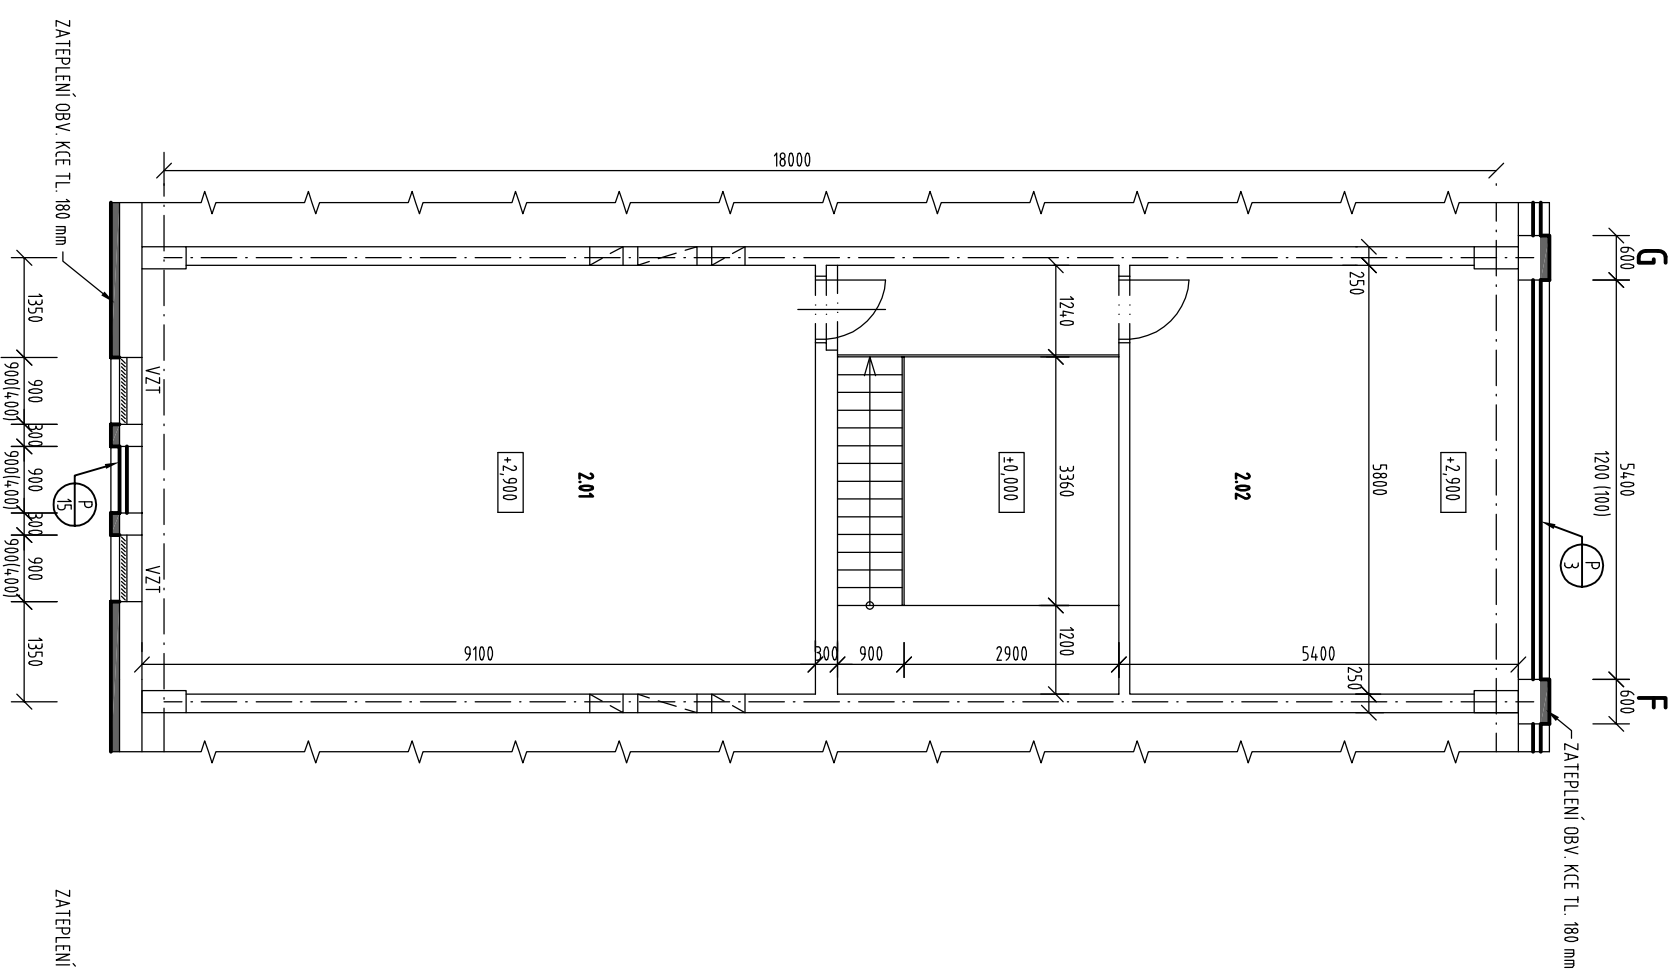

MEZIPATRO NAD DŘEVODÍLNOU

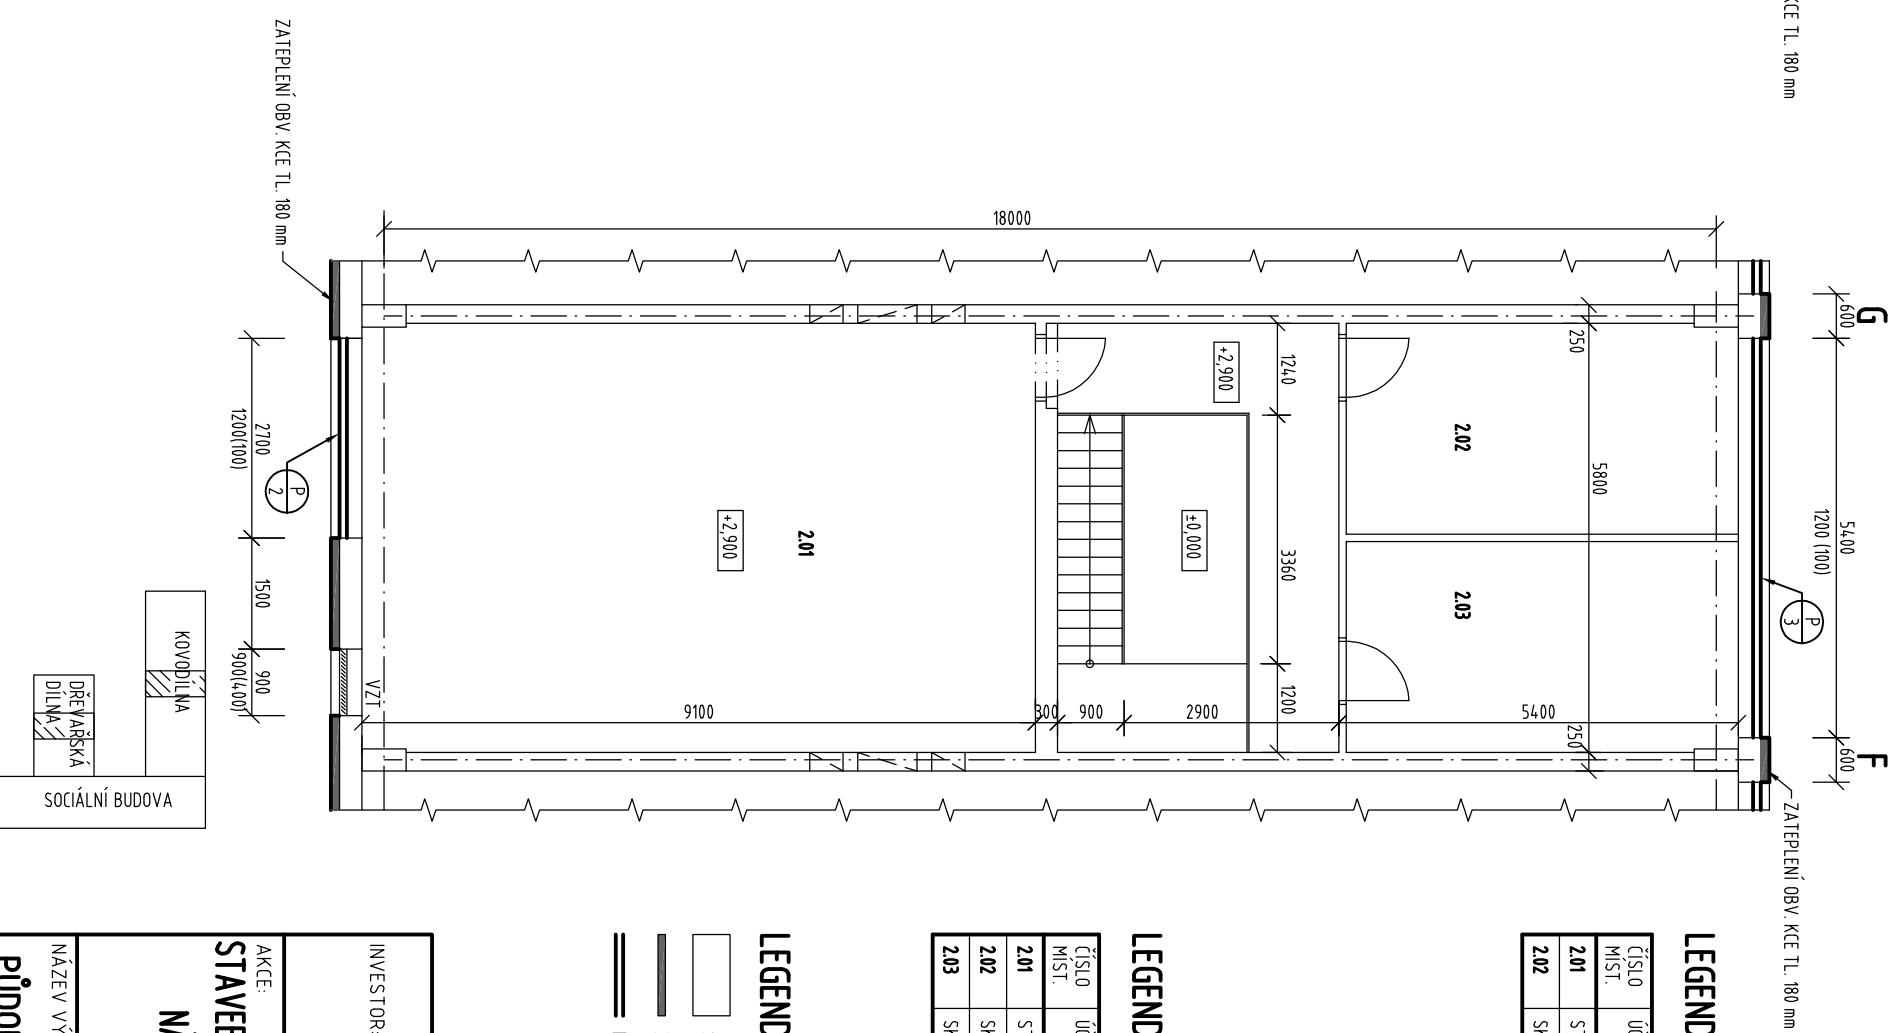

LEGENDA MÍSTNOSTÍ - KOVODÍLNÝ


ČÍSLO MÍST.	ÚČEL MÍSTNOSTI	PLOCHA m ²	DRUH PODLAHY	OZN.	POZNÁMKA
2.01	STROJOVNA VZDUCHOTECH.	52,60	STÁVAJÍCÍ	-	-
2.02	SKLAD	31,20	STÁVAJÍCÍ	-	-

LEGENDA MÍSTNOSTÍ - DŘEVODÍLNÝ

ČÍSLO MÍST.	ÚČEL MÍSTNOSTI	PLOCHA m ²	DRUH PODLAHY	OZN.	POZNÁMKA
2.01	STROJOVNA VZDUCHOTECH.	52,60	STÁVAJÍCÍ	-	-
2.02	SKLAD	15,11	STÁVAJÍCÍ	-	-
2.03	SKLAD	15,11	STÁVAJÍCÍ	-	-

LEGENDA MATERIÁLŮ

- STÁVAJÍCÍ ZDIVO A KONSTRUKCE
- ZATEPLENÍ OBVODOVÝCH KONSTRUKCÍ
- NOVÉ KONSTRUKCE (OKNA, VRATA, ZATEPLENÍ)

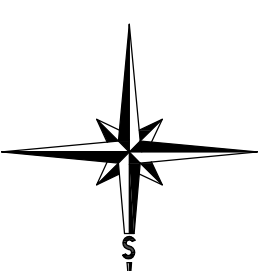

INVESTOR: STŘEDNÍ ODBORNÁ ŠKOLA OTROKOVICE TR. T. BATI 1266, 765 02 OTROKOVICE	<p>SDRUŽENÍ INŽENÝRSKÝCH SLUŽEB, TR. T. BATI 1555, OTROKOVICE TEL. 577 925 640, FAX 577 926 237</p>
AKCE: STAVEBNÍ ÚPRAVY PRO ZAJIŠTĚNÍ SNÍŽENÍ ENERGETICKÉ NÁROČNOSTI BUDOV AREÁLU SOŠ OTROKOVICE SO 06 - DÍLNÝ KVÍTKOVICE	
NÁZEV VÝKRESU: PŮDORYS 2.NP - KOVODÍLNA, DŘEVARŠKÁ DÍLNA	ZODP. PROJEKTANT: ING. JIŘÍ DOHNAL VYPRACOVAL: JAROSLAV KAŠPAR STUPEŇ: DSP DATUM: ČERVENEC 2009 MĚŘÍTKO: 1:100 POČET A4: 2 ZAKÁZKOVÉ ČÍSLO: 2009-07-SP ČÍSLO VÝKRESU: 06 - SA - 16